






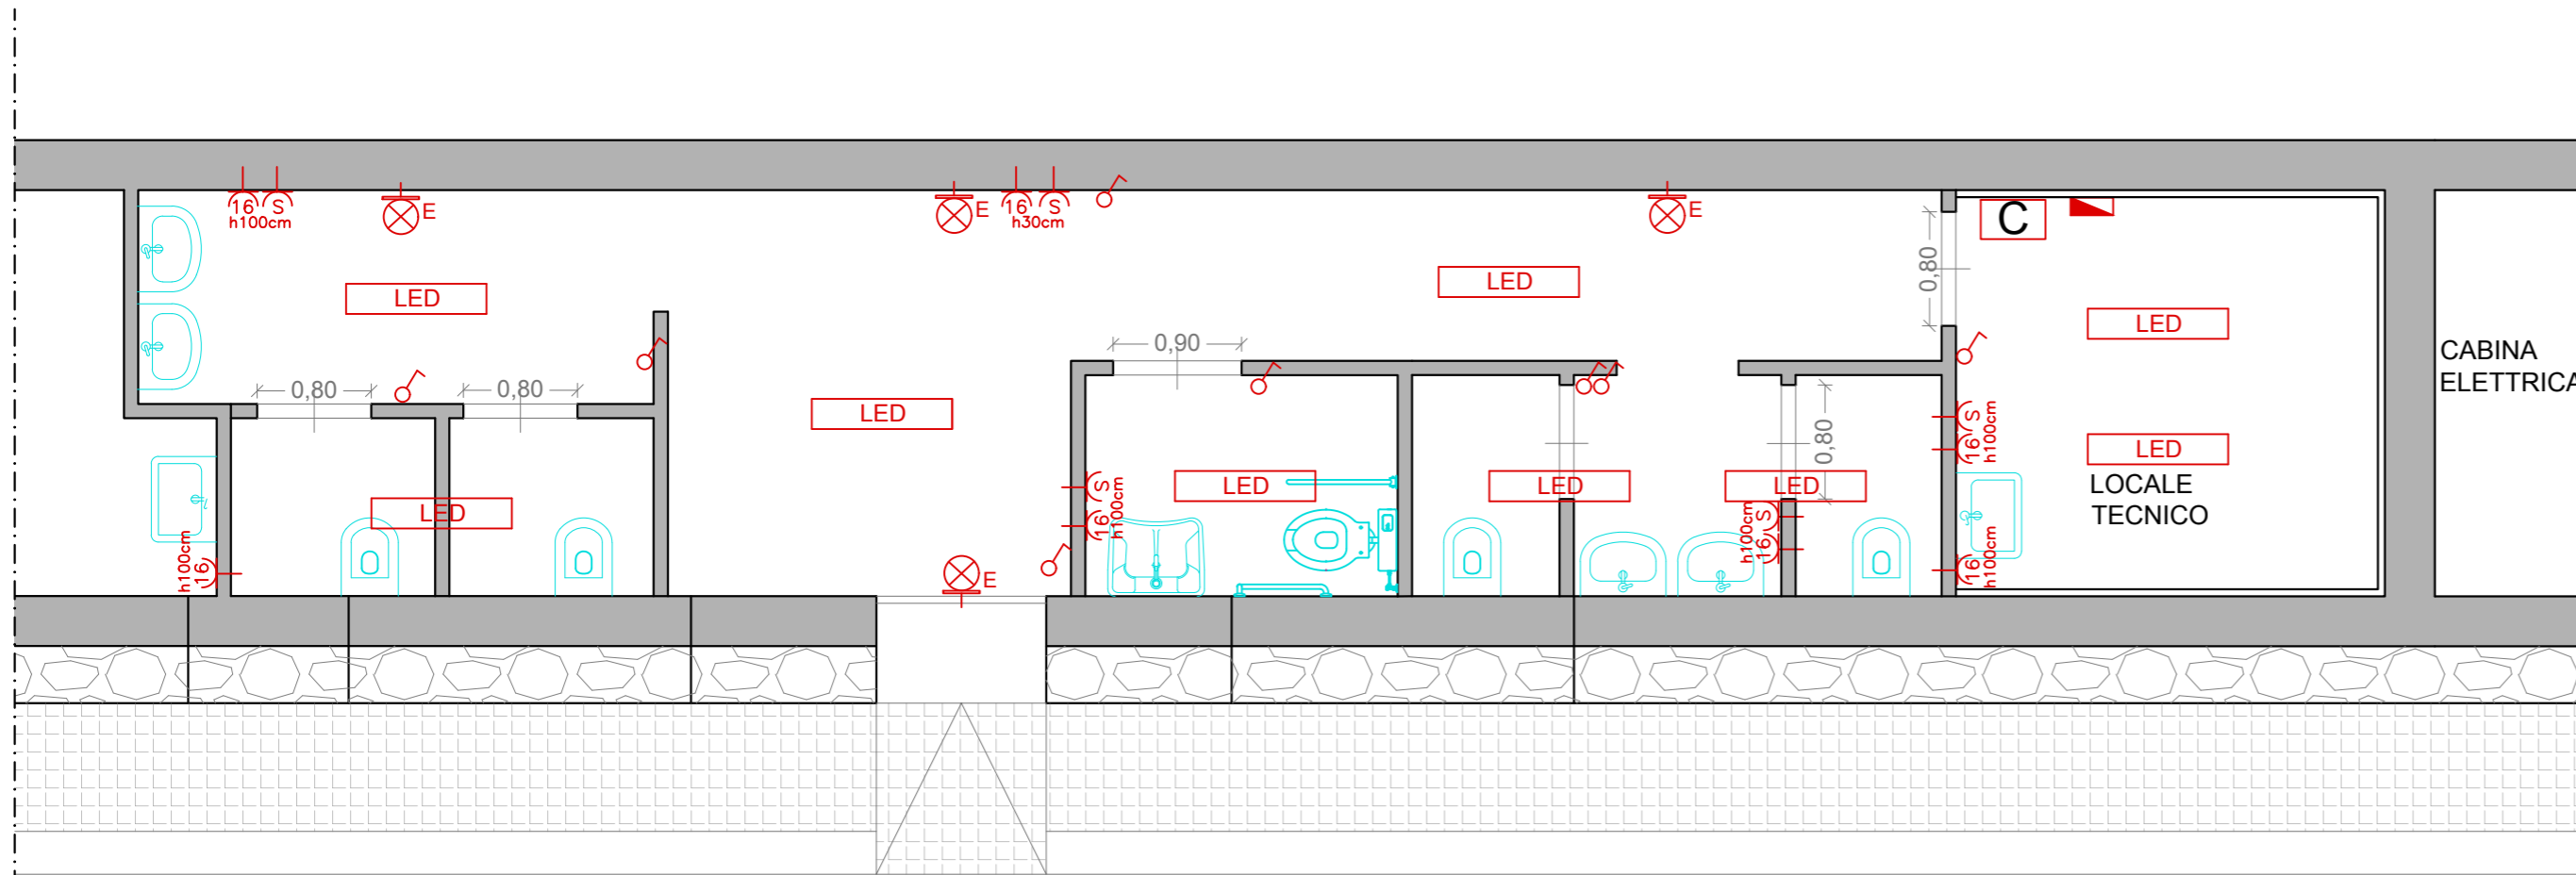


PIANTA DI PROGETTO
 Impianto elettrico dei bagni comunali
 Scala 1:50



ILLUMINAZIONE DI EMERGENZA A PARETE

LEGENDA

-  QUADRO GENERALE
-  CENTRALINA IMPIANTO DI IRRIGAZIONE
-  PRESA 10/16A
-  PRESA SCHUKO
-  ILLUMINAZIONE DI EMERGENZA A PARETE
-  INTERRUTTORE UNIPOLARE
-  PLAFONIERA STAGNA A LED



REGIONE SICILIANA
 COMUNE DI RAMACCA
 CITTA' METROPOLITANA DI CATANIA



PROGETTO ESECUTIVO

Lavori di "Rigenerazione urbana del centro abitato di Ramacca, volto alla riduzione del fenomeno di marginalizzazione e degrado sociale, nonché al miglioramento della qualità del decoro urbano e del tessuto sociale ed ambientale da attuare nei vicoli adiacenti del centro storico"

CUP: F12F22000310001 - CIG: 9569954FDB



Il Progettista:

AB2 AB2 Engineering
 Progettazione e Costruzione S.r.l.
 Uffici: Via Mons. Domenico Ortando
 n° 14 - 95126 CATANIA



Il Progettista indicato e Direttore Tecnico
 Ing. Antonino BELPASSO

Il R.U.P.:

Geom. Salvatore SOTTOSANTI

Il Progettista architettonico
 Ing. Alessia LEANZA

Visti e approvazioni:

Gruppo di lavoro:
 Ing. Claudia GULLOTTO (C.S.P.)
 Ing. Sergio BONFISSUTO
 Dott. Geol. Alessio D'URSO

PIANTA DELL'IMPIANTO ELETTRICO DEL DEPOSITO E DEI BAGNI COMUNALI

ELABORATO	PROG.	REV.
EL	04	0

CARTELLA	N. GEN. ELAB.	FILE NAME	NOTE	SCALA
1		EL.03_0		1:50
0				
REV.		DESCRIZIONE	DATA	REDDATTO
				VERIFICATO
				APPROVATO

A termino di legge tutti i diritti sono riservati. E' vietata la riproduzione in qualsiasi forma senza autorizzazione dei progettisti.